


PŮDORYS MOSTU M 1:100

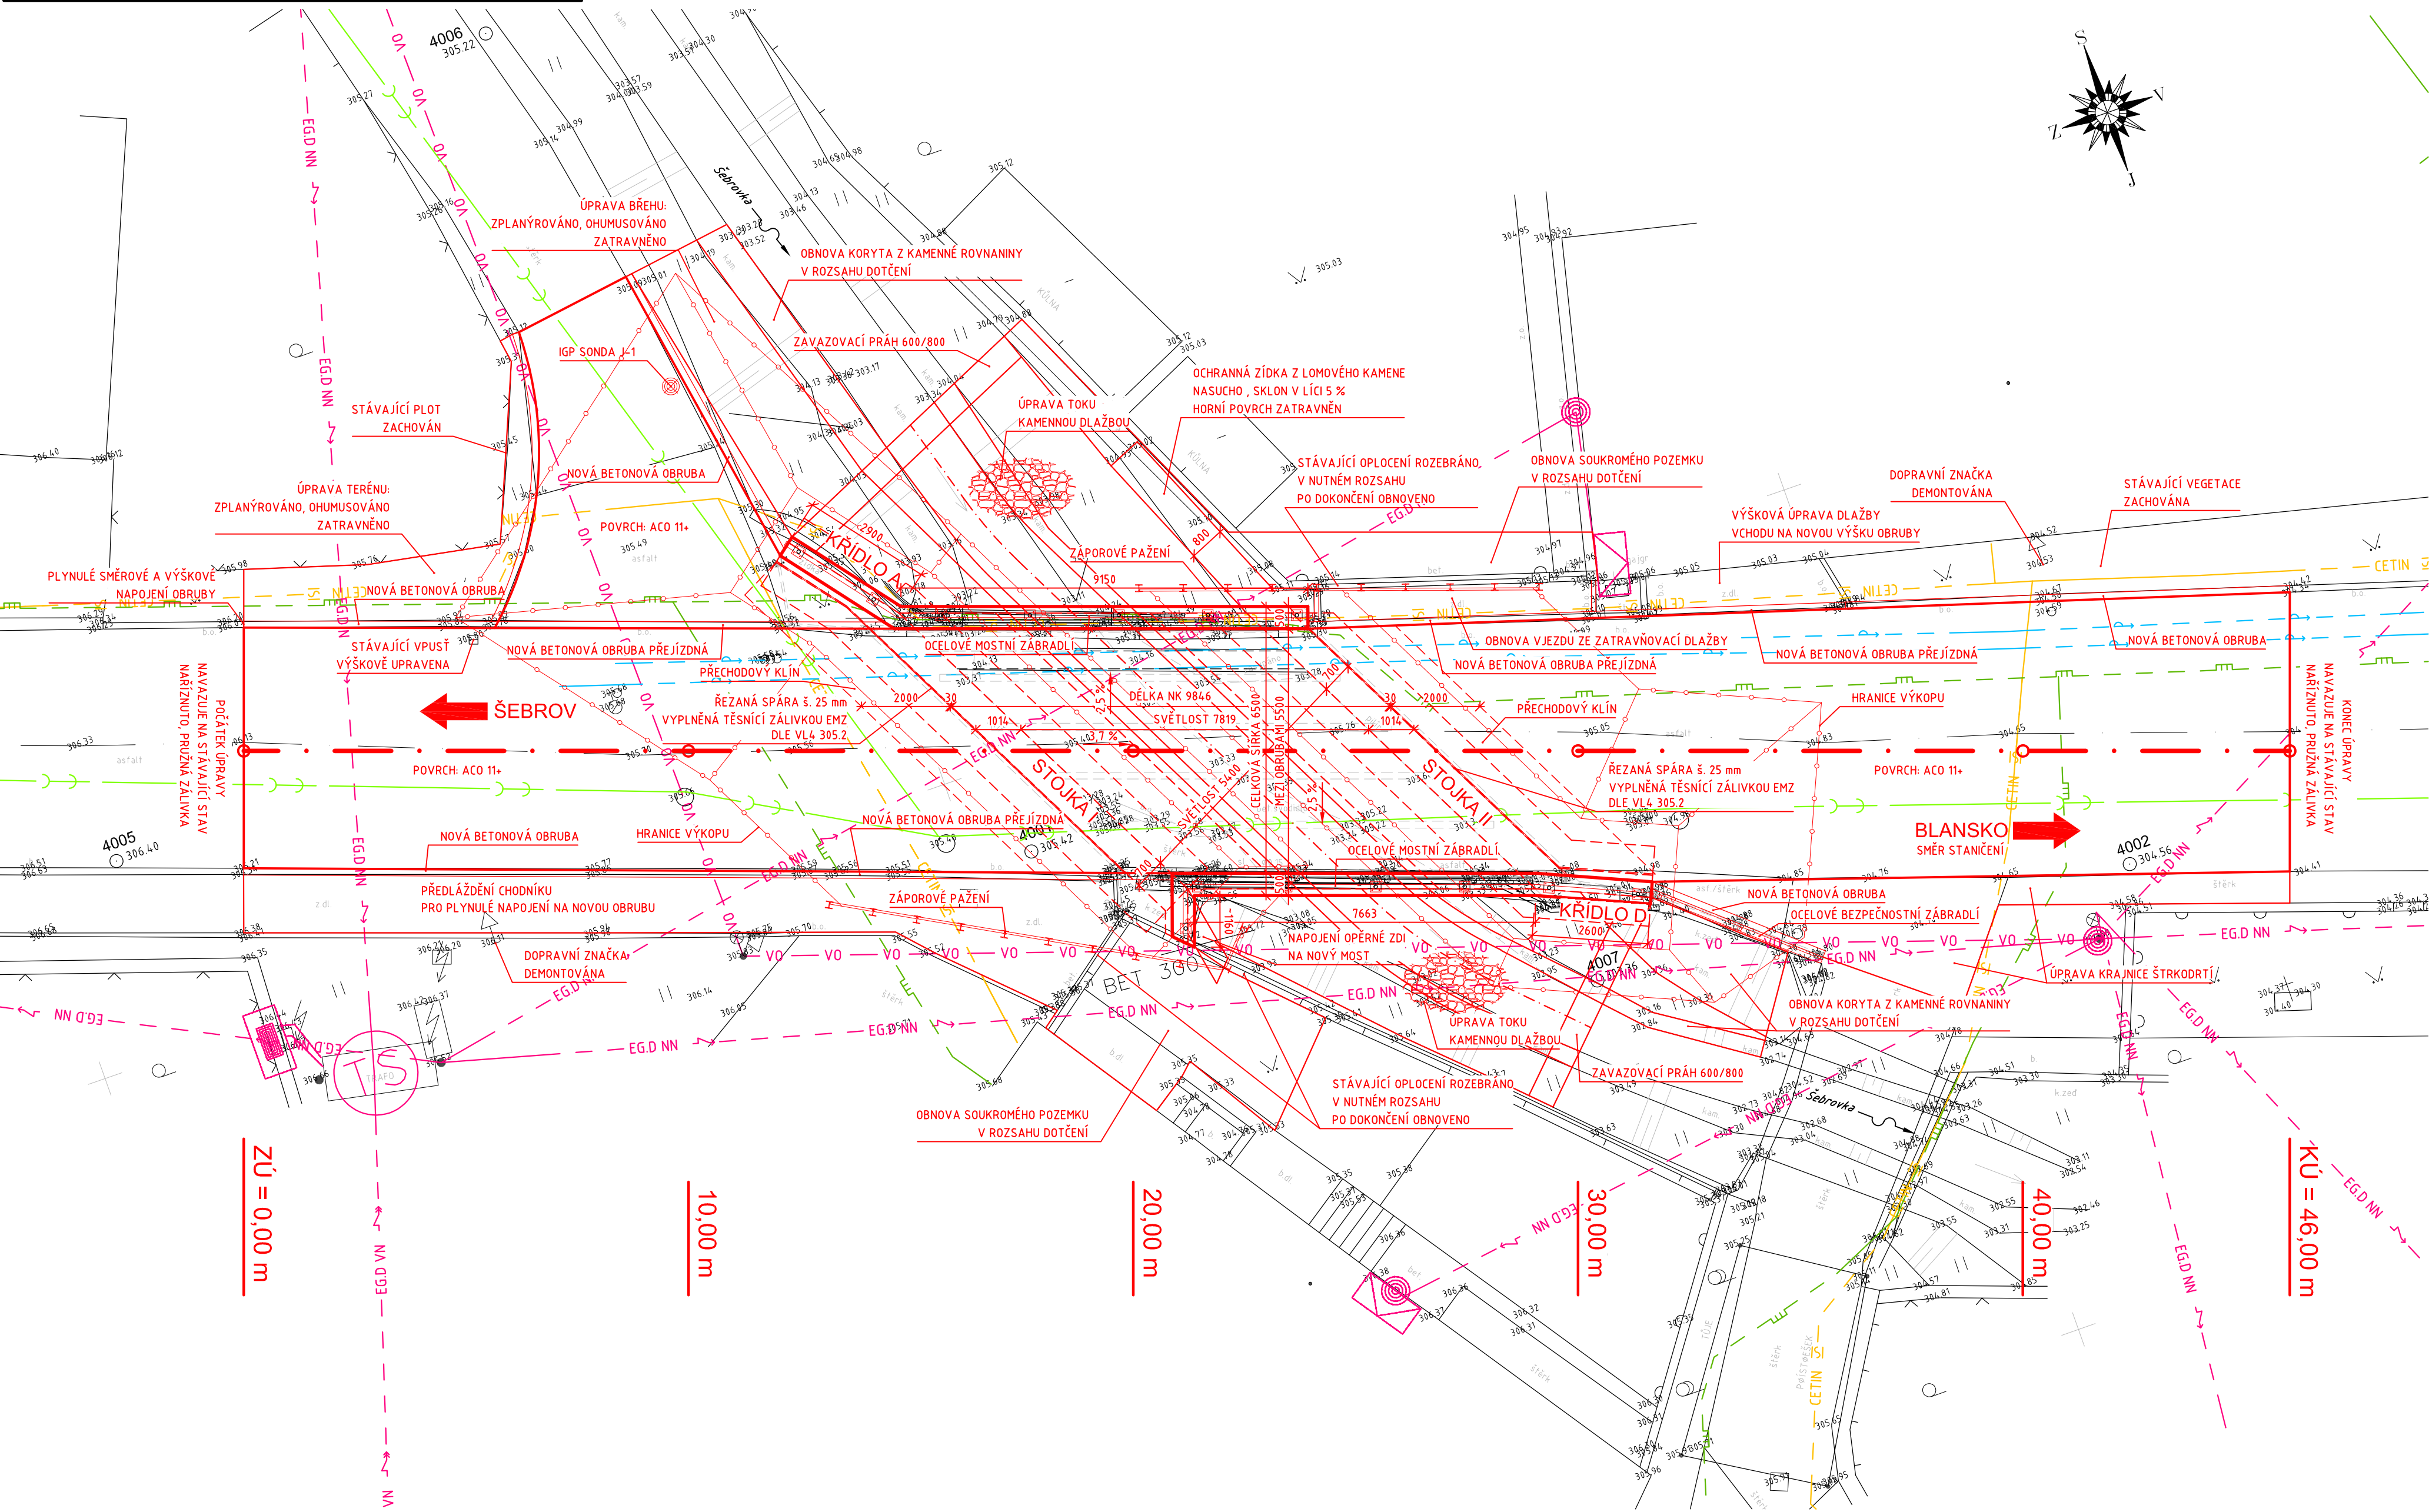

PODROBNÁ SPECIFIKACE POUŽITÝCH BETONŮ DLE ČSN EN 206

ČÁST KONSTRUKCE	SPECIFIKACE BETONU
RÁMOVÁ PŘÍČEL	C 30/37-XC4, XD1, XF2-CI 0,2-Dmax.22-S3
RÁMOVÉ STOJKY A KŘIDLA	C 30/37-XC4, XD1, XF2, XA2-CI 0,2-Dmax.22-S3
ZÁKLADY STOJEK A KŘIDEL	C 30/37-XC3, XD1, XF2, XA2-CI 0,2-Dmax.22-S3
PODKLADNÍ BETON	C 25/30-XC2-CI 0,2-Dmax.22-S3
PŘECHODOVÝ KLÍN	C 25/30-XC3, XD1, XF2-CI 0,2-Dmax.22-S3
ŘÍMSY	C 30/37-XC4, XD3, XF4-CI 0,2-Dmax.22-S3 - NASÁKAVOST max.22 mm
PODKLADNÍ BETON POD DRENÁŽ	C 25/30-XC2-CI 0,2-Dmax.22-S1 (ZAVLHLÁ SMĚS)
PODKLADNÍ BETON KAMENNÉ DLAŽBY	C 25/30-XC2-CI 0,2-Dmax.22-S1 (ZAVLHLÁ SMĚS)
SPÁRY KAMENNÉ DLAŽBY	SPÁROVACÍ MALTA S ODOLNOSTÍ XF3
ZAVAZOVACÍ PŘÍČNÉ PRAHY VODOTEČE	C 25/30-XC2-CI 0,2-Dmax.22-S1 (ZAVLHLÁ SMĚS)

LEGENDA SÍTÍ

- EG.D NN
- EG.D VN
- VO
- CETIN
- STL PLYNOVOD
- NTL PLYNOVOD
- KANALIZACE - SPLAŠKOVÁ
- KANALIZACE - DEŠŤOVÁ
- VODOVOD
- NADZEMNÍ VEDENÍ NN
- NADZEMNÍ VEDENÍ VN
- VEŘEJNÉ OSVĚTLENÍ + ROZHLAS
- PODZEMNÍ TELEKOMUNIKAČNÍ VEDENÍ
- GASNET S.R.O.
- GASNET S.R.O.
- OBEČ ŠEBROV - KATEŘINA
- OBEČ ŠEBROV - KATEŘINA
- OBEČ ŠEBROV - KATEŘINA

POZNÁMKA:

VEŠKERÉ SÍTĚ ZAKRESLENY POUZE ORIENTAČNĚ DLE VYJÁDRĚNÍ SPRÁVCE
PŘED ZAHÁJENÍM VÝKOPOVÝCH PRACÍ VEŠKERÉ SÍTĚ NUTNO VYTÝČIT !!

LEGENDA KRESBY

- STÁVAJÍCÍ STAV
- NOVÝ STAV

TATO DOKUMENTACE NESLOUŽÍ K REALIZACI STAVBY

SO 201

Souřadnicový systém: S - JTSK
Výškový systém: BpV

KONCEPT

DPS

Vypracoval: Ing. JAN MATĚJÍČEK	Zodpovědný projektant: Ing. JAN MATĚJÍČEK	MOSTMA s.r.o. Plachty 514/8b, 634 00 Brno +420 607 677 921 mostma@mostma.cz www.mostma.cz
Objednatel dokumentace: OBEČ ŠEBROV-KATEŘINA	Datum LISTOPAD 2025	Stupeň PD DPS
Název akce: MOST 04 - MOST POD BÝVALÝM MLÝNEM SVATÁ KATEŘINA	Formát 4 A4+	Měřítko 1:100
Stavební objekt: SO 201 - MOST	Číslo zakázky 22 - 2024	Číslo archivní 22 - 2024
Název přílohy: PŮDORYS MOSTU	Č. přílohy Paré	D.02.3